

AZIENDA OSPEDALIERA DI TREVIGLIO

OSPEDALE F.M. PASSI di CALCINATE

Tav.
2


PIANO SEMINTERRATO

— STATO DI FATTO —

scala 1:200

GENNAIO 2008

PIANO SEMINTERRATO

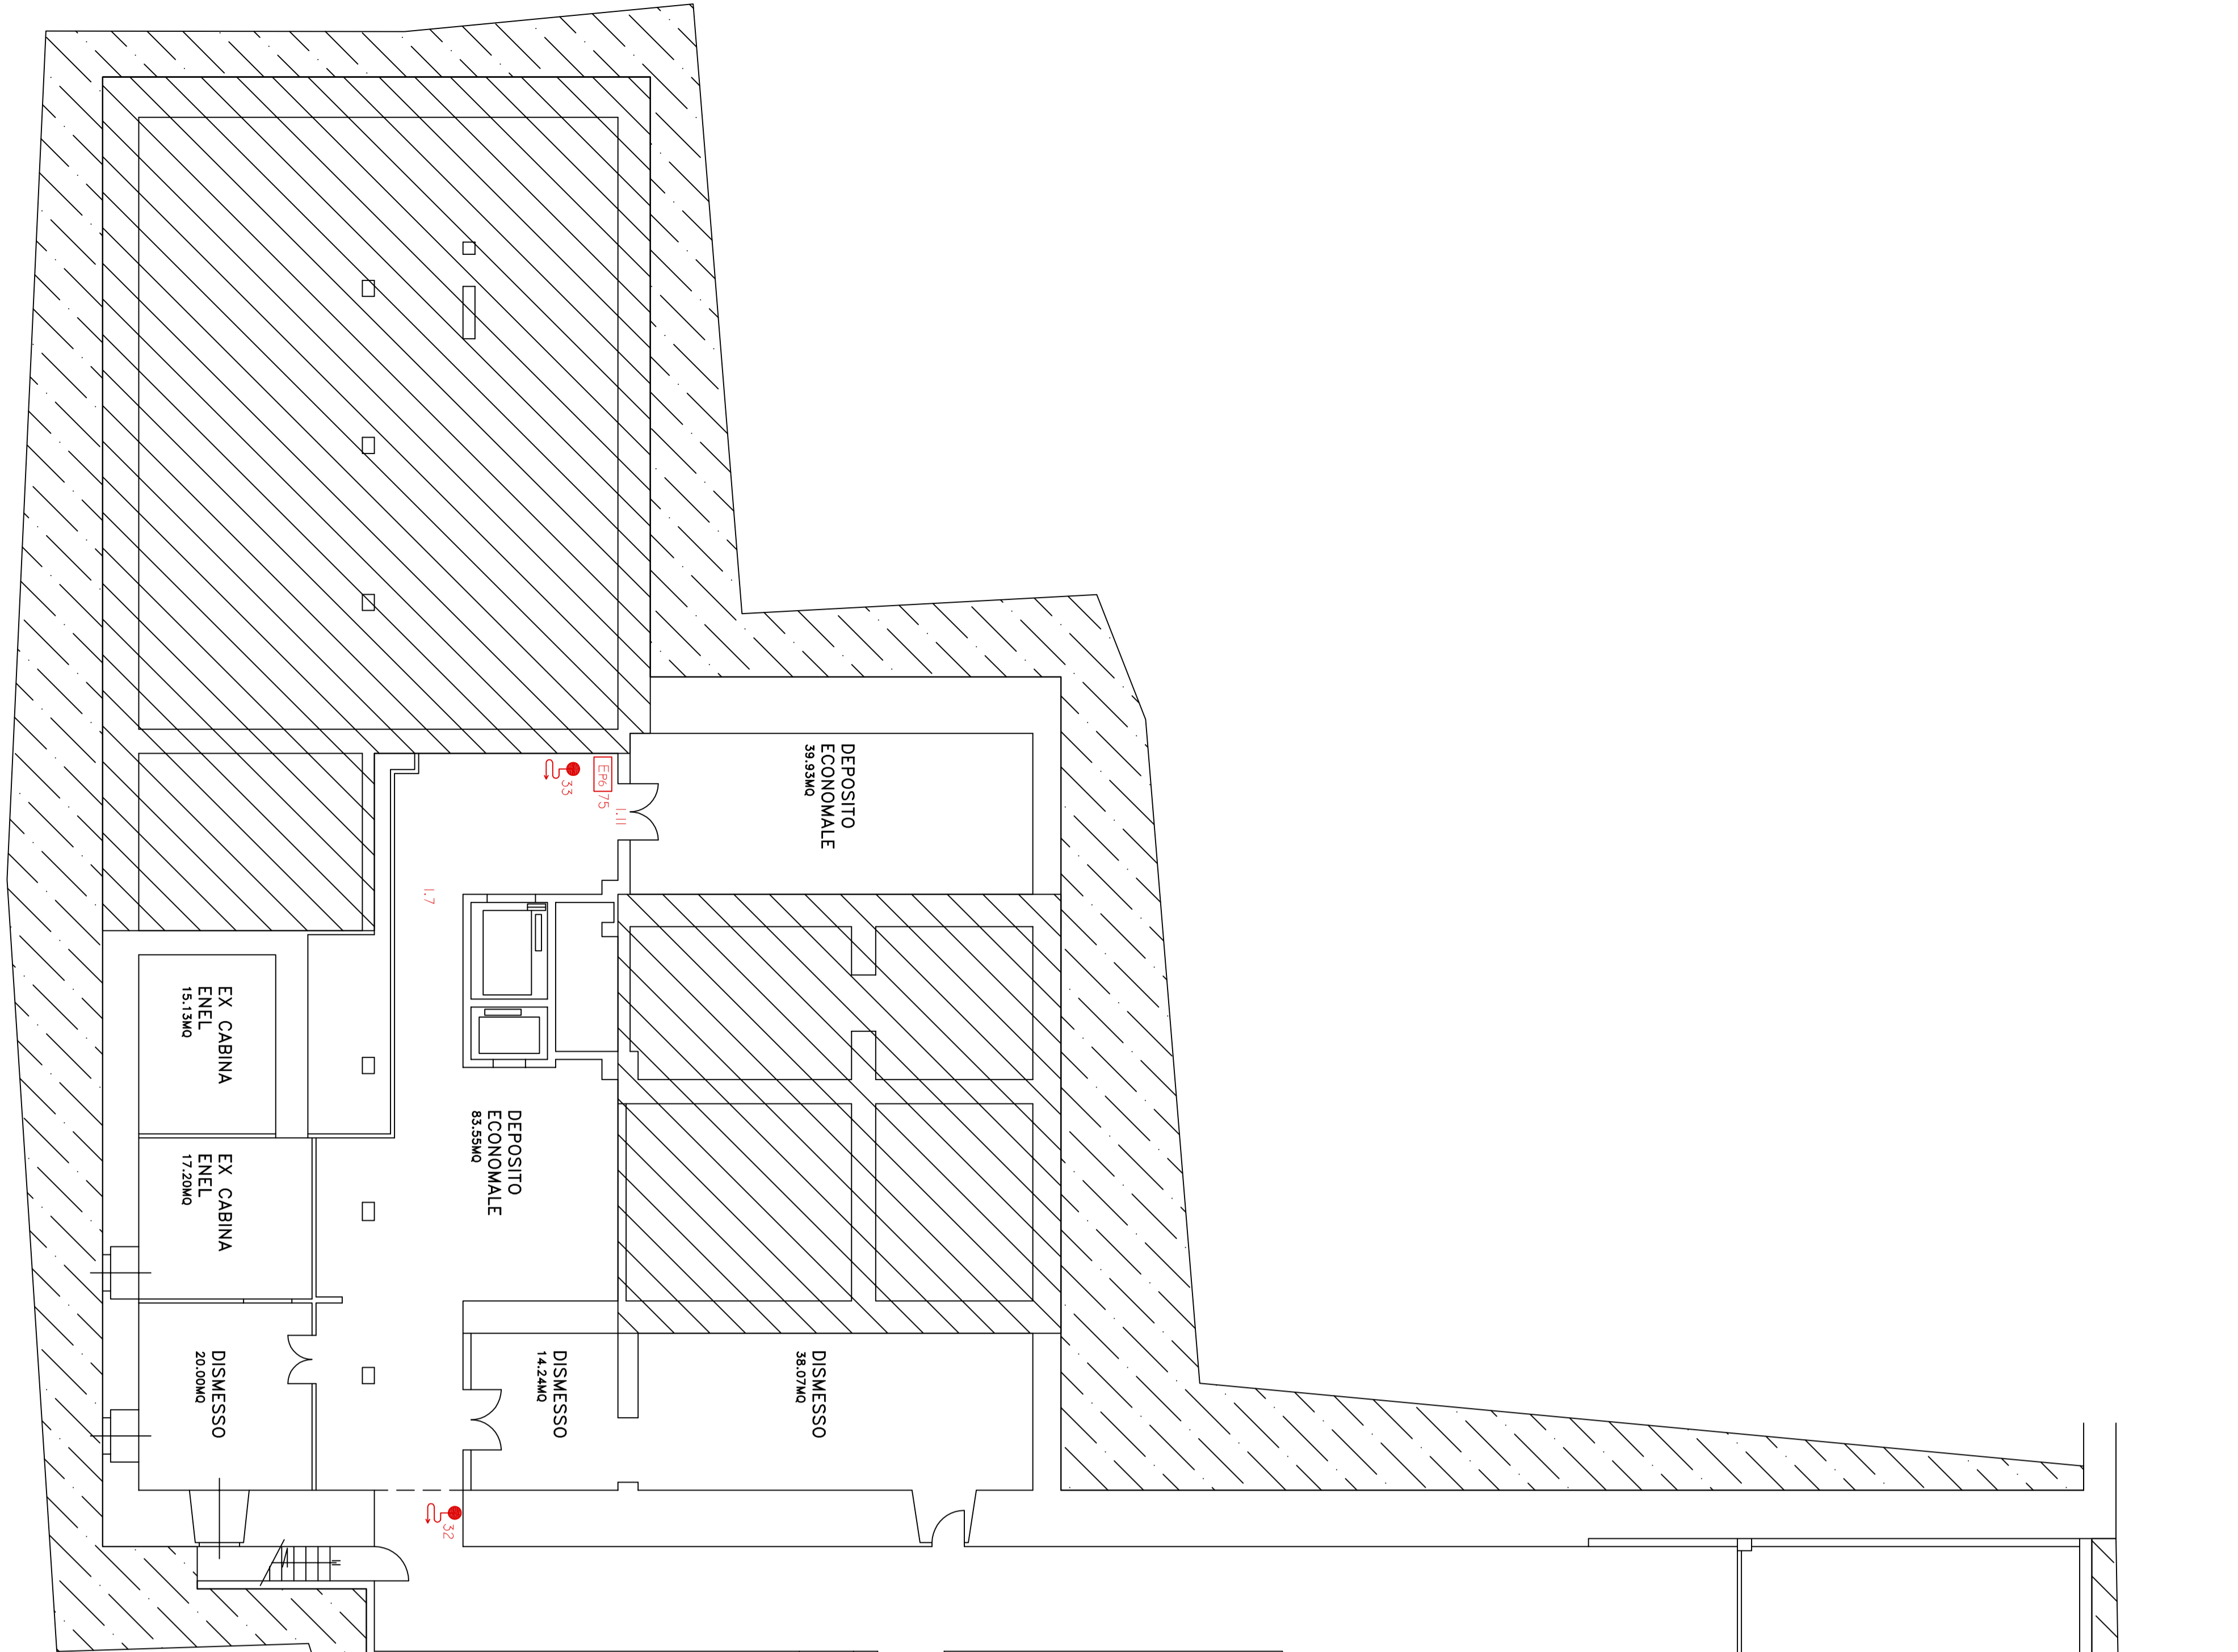

LEGENDA

- EP3 ESTINTORE POLVERE 3 KG
- EP6 ESTINTORE POLVERE 6 KG
- EP9 ESTINTORE POLVERE 9 KG
- EP12 ESTINTORE POLVERE 12 KG
- EP50 ESTINTORE POLVERE 50 KG
- E150 ESTINTORE SCHIUMA 50 KG
- EC2 ESTINTORE CO2 2 KG
- EC5 ESTINTORE CO2 5 KG
- A ARADIO ANTINCENDIO PRIMO INTERVENTO
- AA ARADIO ANTINCENDIO + AUTORESPIRATORI PRIMO INTERVENTO
- IBRANTE A PARETE UNIL5 CON LANCIA E TUBAZIONE FLESSIBILE
- B? PORTA REI